

SIMBOLOGÍA DE ELECTRICIDAD			
	CUADRO GRAL. MANDO PROT. ALUMB.		TOMA DE TELEFONÍA
	CAJA GENERAL DE PROTECCIÓN		TOMA DE TELEVISIÓN
	BARRA DE PUESTA A TIERRA		TOMA DE TIERRA
	INTERRUPTOR SENCILLO		TIMBRE
	INTERRUPTOR CONMUTADO		ZUMBADOR
	CAJA DE DERIVACIÓN		INTERRUPTOR CONTROL DE POTENCIA
	ENCHUFE DE 10/16 A		ENCHUFE TRIFÁSICO
	ENCHUFE AP. LAVAR CALEF. 20 A		PUNTO DE LUZ FLUORESCENTE TEMPORIZADO
	ENCHUFE DE COCINA 25 A		PUNTO DE LUZ FLUORESCENTE FIJO
	ENCHUFE DE 10/16 A EXTERIOR		PUNTO DE LUZ EN EL TECHO TEMPORIZADO
	PUNTO DE LUZ EN EL TECHO		PUNTO DE LUZ EN EL TECHO FIJO
	PUNTO DE LUZ EN LA PARED		PULSADOR LUMINOSO ESTANCO
	LUZ LINEAL TIPO LED		PULSADOR
	TOMA DE VIDEO PORTERO		CONEXIÓN INTERNET



PLANO DE INSTALACIONES
 PLANO DE
 ELECTRICIDAD
 I01

ESCALA: 1/100 FECHA: AGO 2025

PROY. BÁSICO Y EJECUCIÓN
 REFORMA INTERIOR
 BAJO COMERCIAL

SOLICITANTE
 PALOMA VEIGA
 ESTÉVEZ






SITUACIÓN
 AVDA. PORTANET
 n° 21 BALAIÇOS
 VIGO


ARQUITECTO
 PABLO LEDO PÉREZ
 COL. n° 5.025 COAG



LEDO ARQUITECTURA

C/ Coruña 35, 2E
 36208 Vigo, Pontevedra
 tlf. 0034 664 24 15 63
 email: estudio@ledorq.com
 www.ledorq.com

-  Aireador horizontal en carpintería, tipo A (150x33x150mm)
-  Abertura de extracción a través de conducto, tipo B(Ø125mm)
-  Paso de aire por la holguera
-  Extractor para ventilación adicional en cocinas, con conducto de conexión (Ø110mm)
-  Aspirador para ventilación adicional en cocinas (VEK)

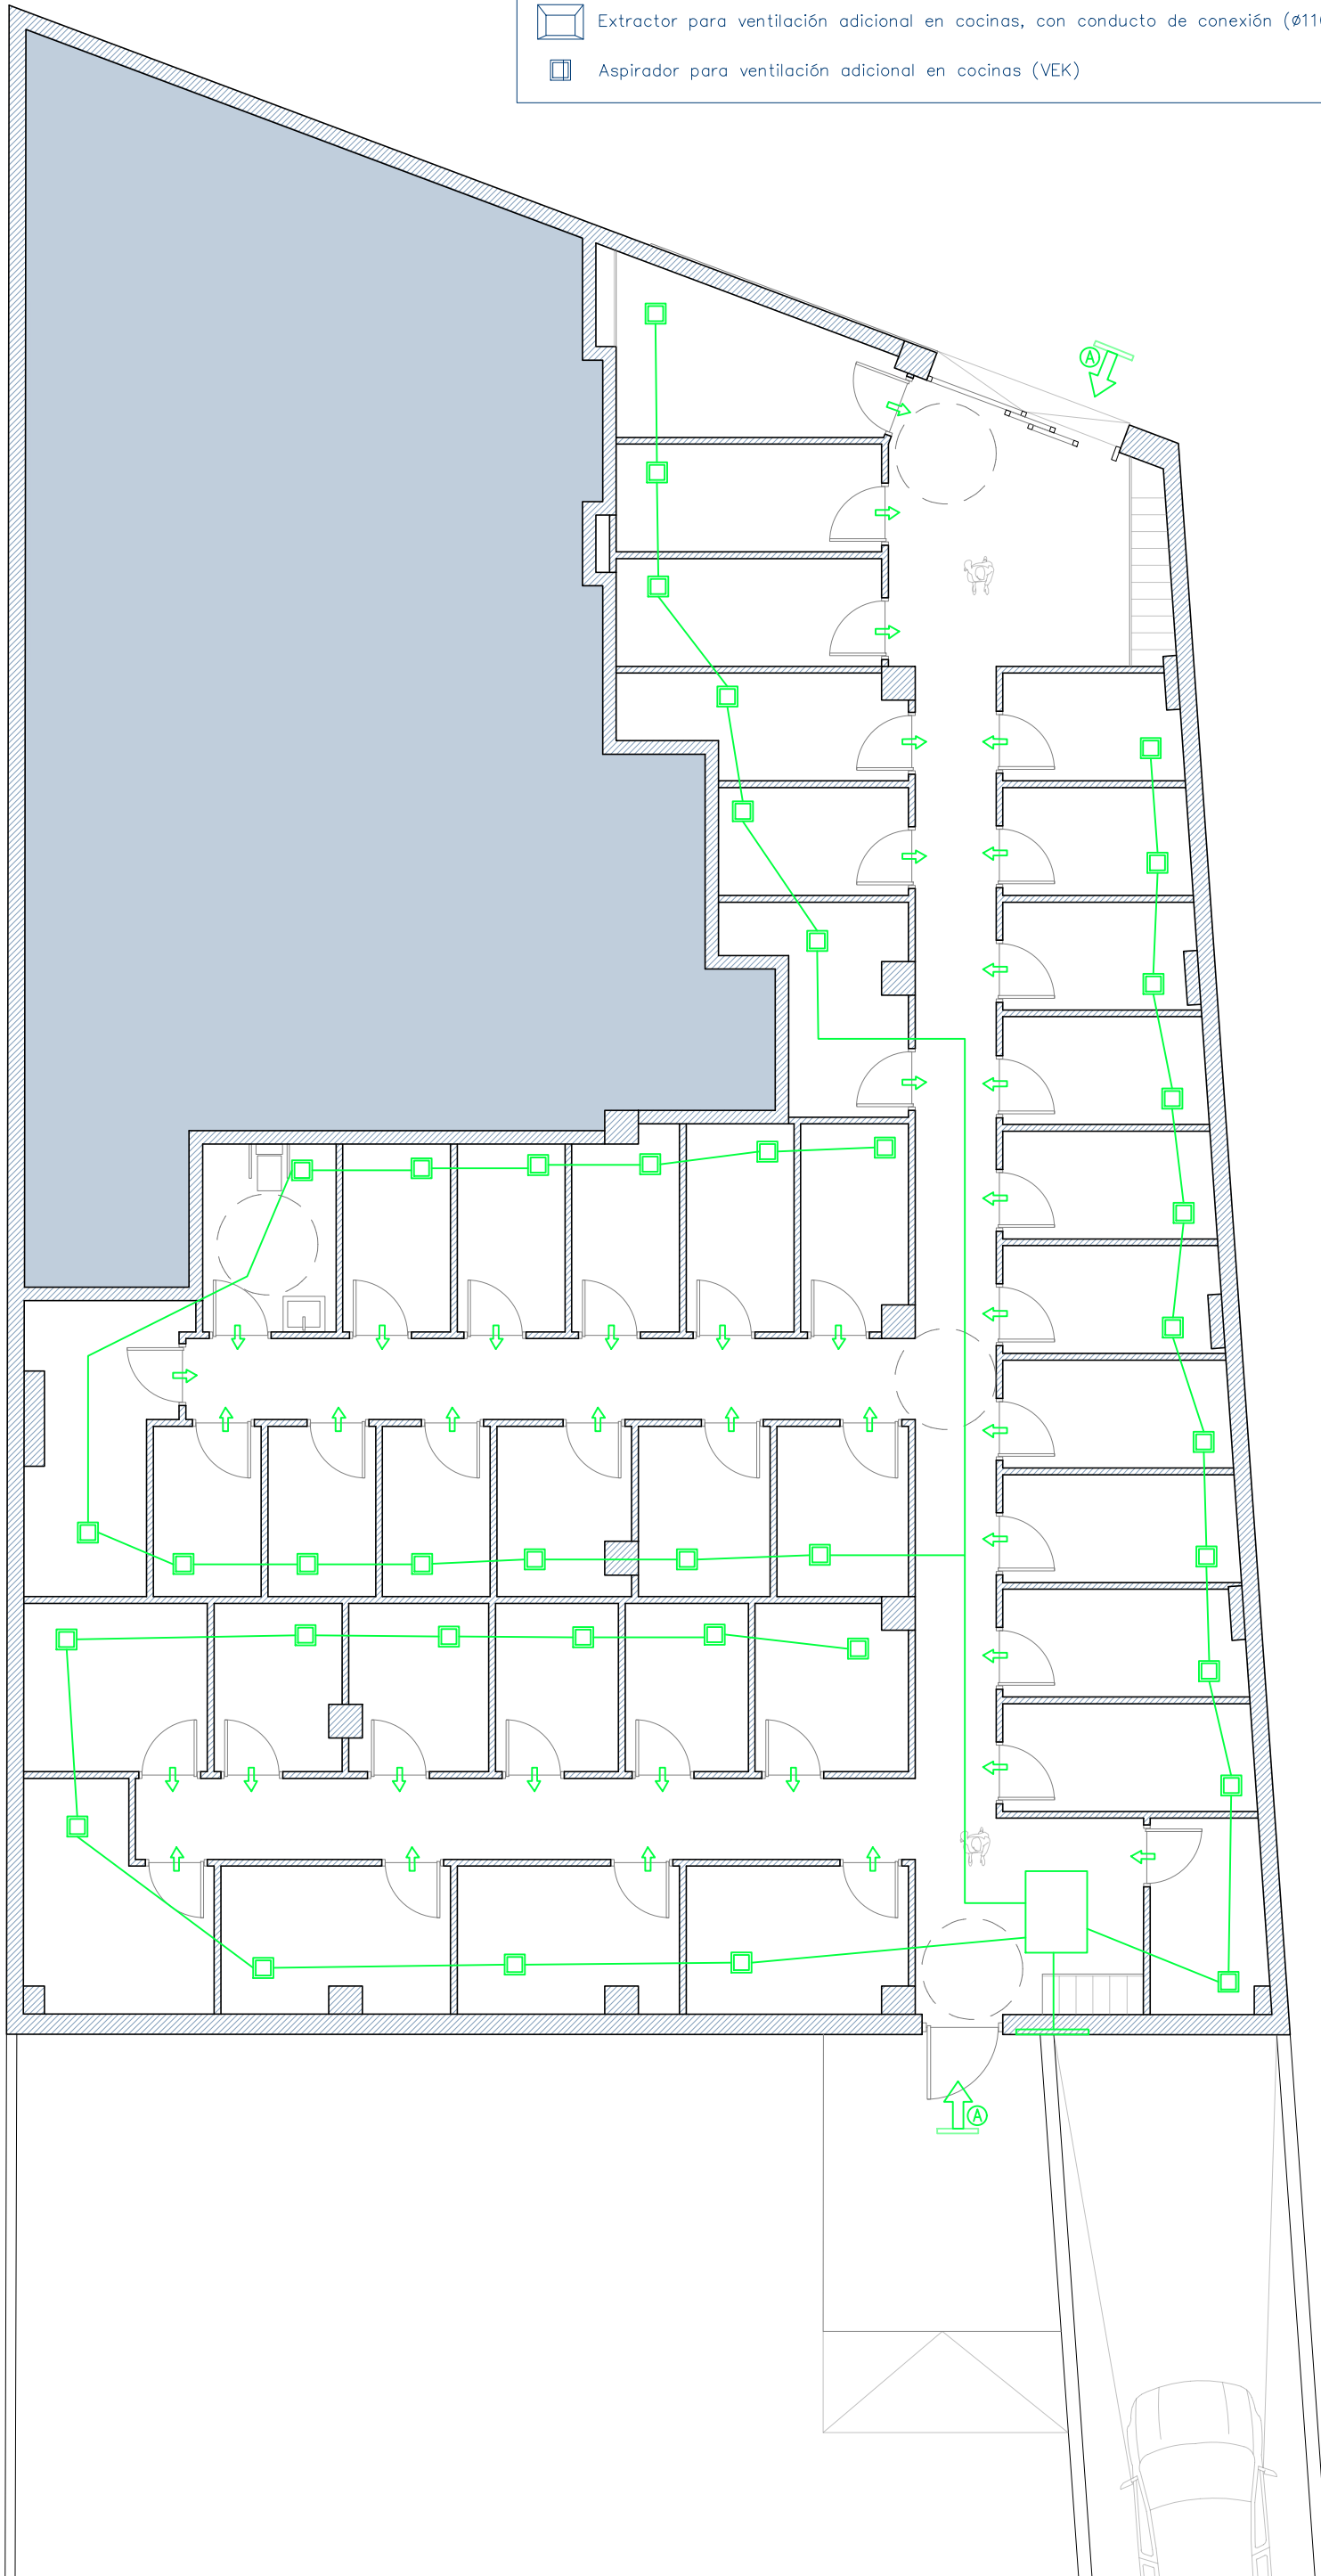

PLANO DE INSTALACIONES
PLANO DE VENTILACIÓN
I02

ESCALA: 1/100 FECHA: AGO 2025

PROY. BÁSICO Y EJECUCIÓN
REFORMA INTERIOR
BAJO COMERCIAL

SOLICITANTE
PALOMA VEIGA
ESTÉVEZ


SITUACIÓN
AVDA. PORTANET
nº 21 BALAIÇOS
VIGO

ARQUITECTO
PABLO LEDO PÉREZ
COL. nº 5.025 COAG



LEDO ARQUITECTURA

C/ Coruña 35, 2E
36208 Vigo, Pontevedra
tlf. 0034 664 24 15 63
email: estudio@ledorq.com
www.ledorq.com

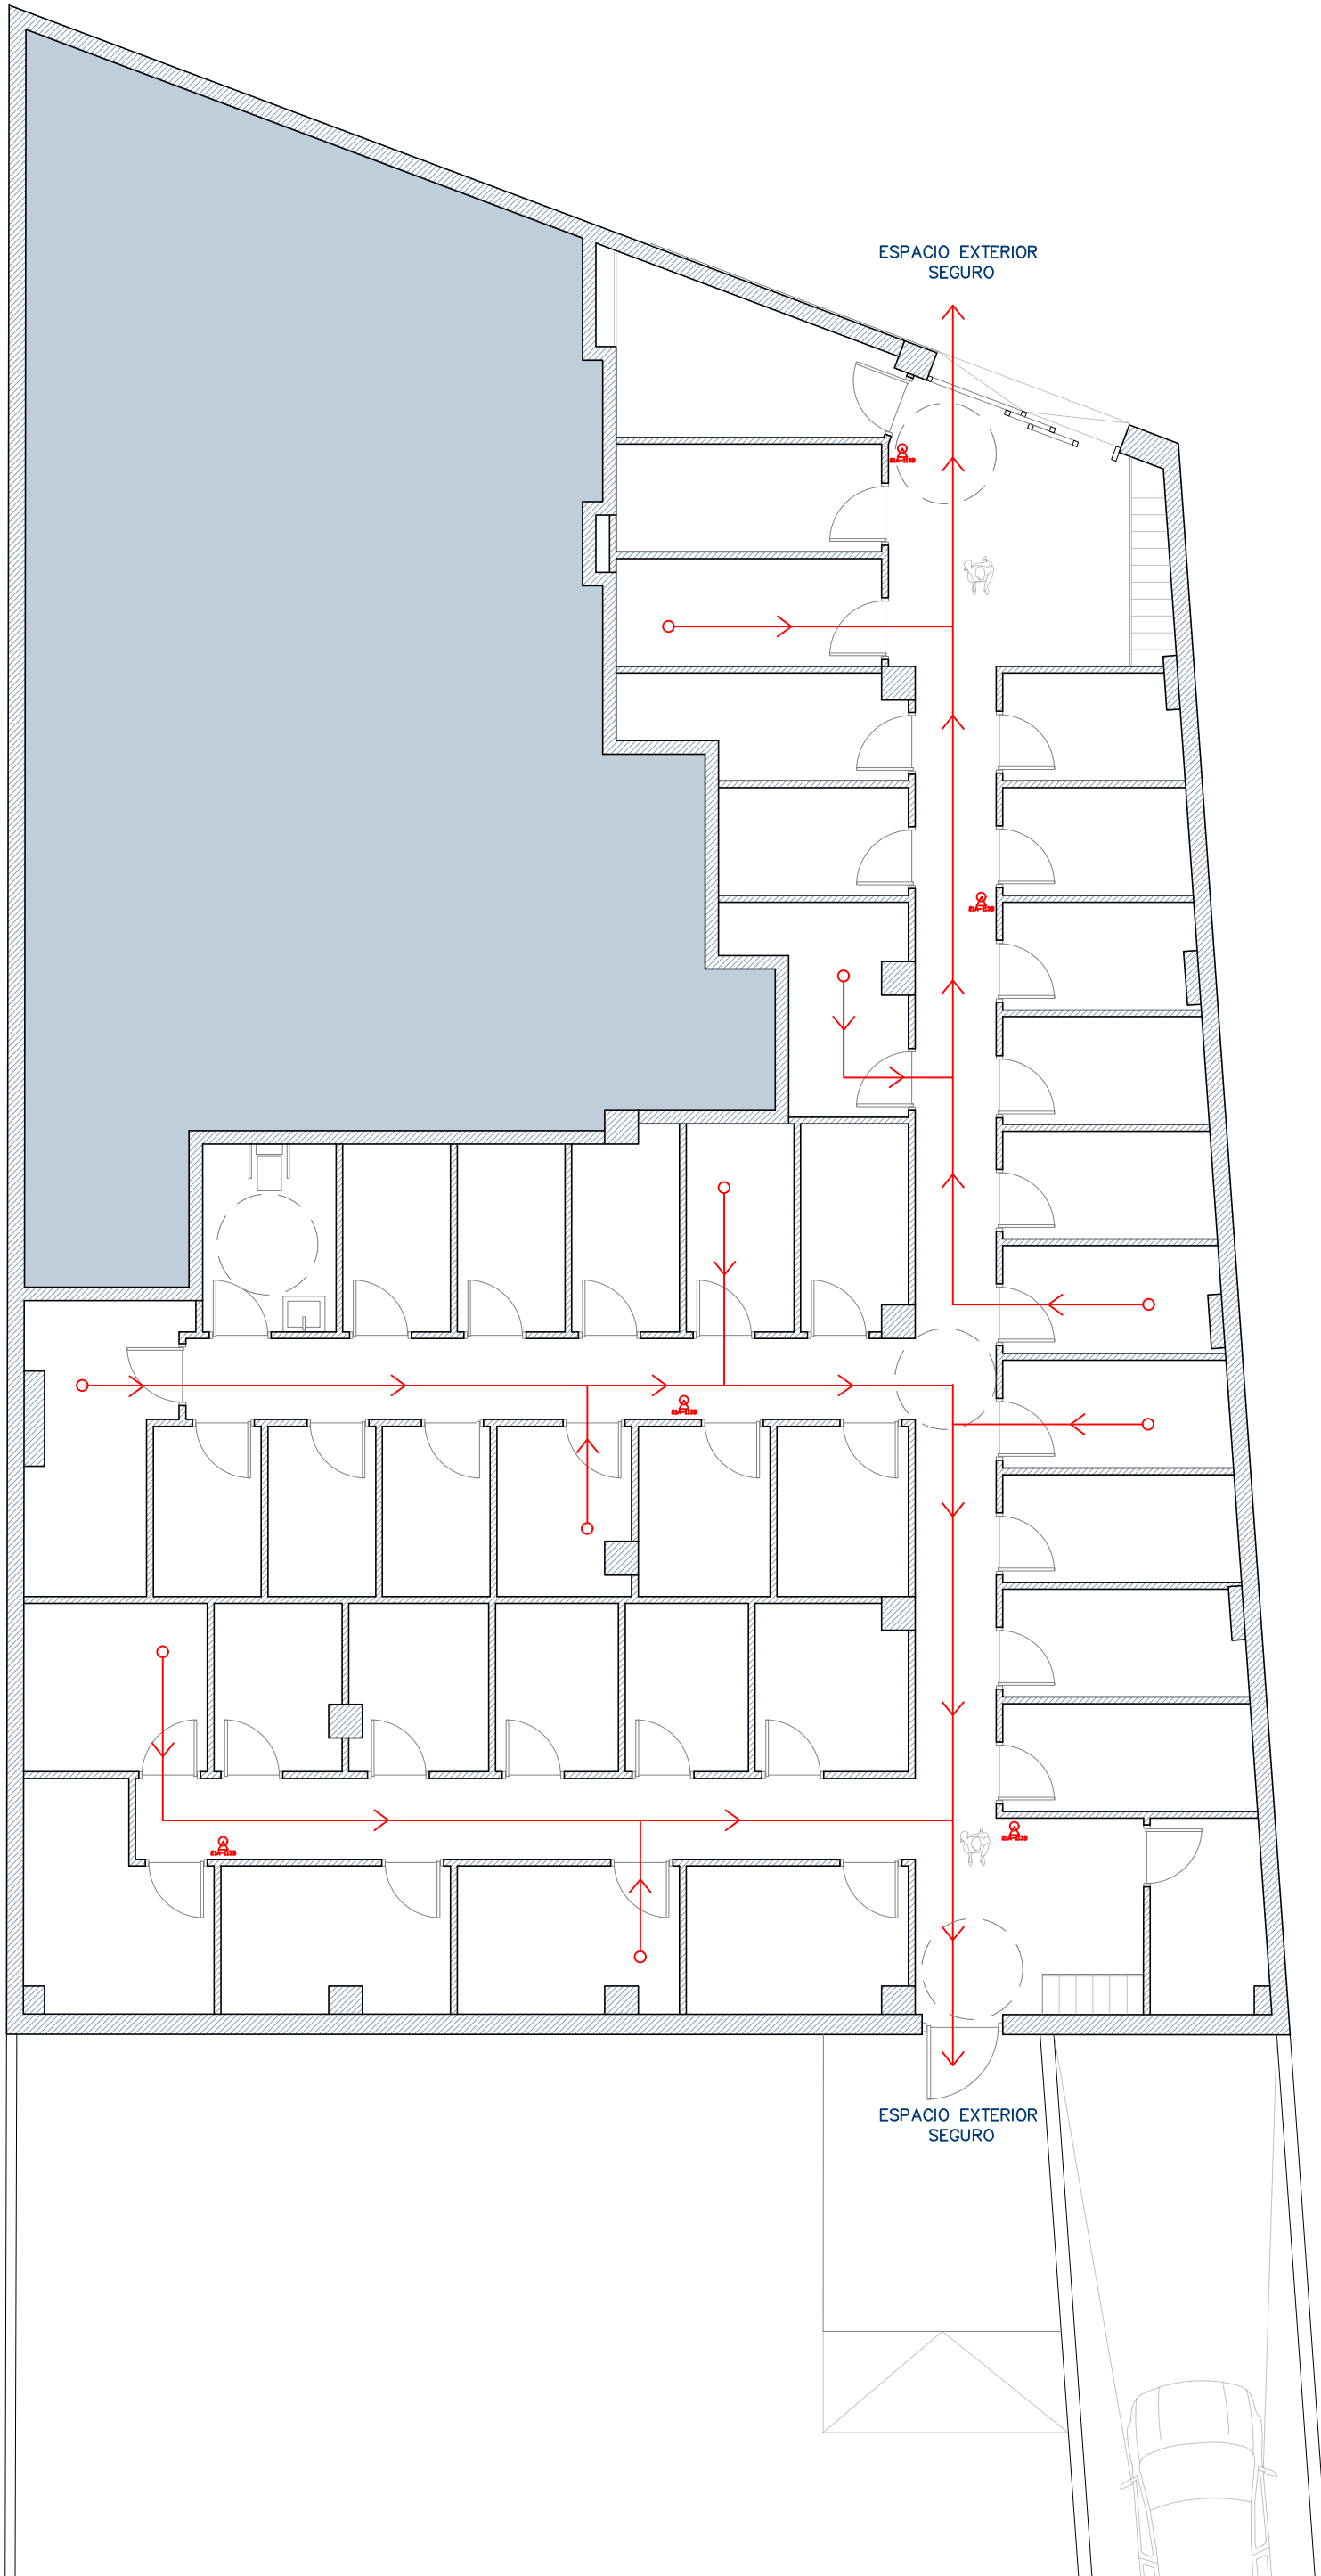

PLANO DE INSTALACIONES
 PLANO DE
 CONTRAINCENDIOS
 I03

ESCALA: 1/100 FECHA: AGO 2025

PROY. BÁSICO Y EJECUCIÓN
 REFORMA INTERIOR
 BAJO COMERCIAL

SOLICITANTE
 PALOMA VEIGA
 ESTÉVEZ

SITUACIÓN
 AVDA. PORTANET
 n° 21 BALAIÇOS
 VIGO


ARQUITECTO
 PABLO LEDO PÉREZ
 COL. n° 5.025 COAG



LEDO ARQUITECTURA

C/ Coruña 35, 2E
 36208 Vigo, Pontevedra
 tlf. 0034 664 24 15 63
 email: estudio@ledorq.com
 www.ledorq.com

SIMBOLOGÍA DE FONTANERÍA Y SANEAMIENTO			
	ACOMETIDA A LA RED GENERAL		GRIFO DE AGUA FRÍA
	LLAVE GENERAL		GRIFO DE AGUA CALIENTE
	GRUPO DE PRESIÓN		GRIFO HIDROMEZCLADOR AUTOMÁT.
	VÁLVULA REDUCTORA		CONDUCCIÓN DE DESAGÜES
	VÁLVULA DE RETENCIÓN		MONTANTE DE AGUA FRÍA
	CONTADOR		MONTANTE DE AGUA CALIENTE
	LLAVE DE PASO		BAJANTE DE FECALES
	CALENTADOR INSTANTANEO A GAS		BAJANTE DE PLUVIALES
	CONDUCCIÓN AGUA FRÍA		BOTE SIFÓNICO
	CONDUCCIÓN AGUA CALIENTE		SUMIDERO

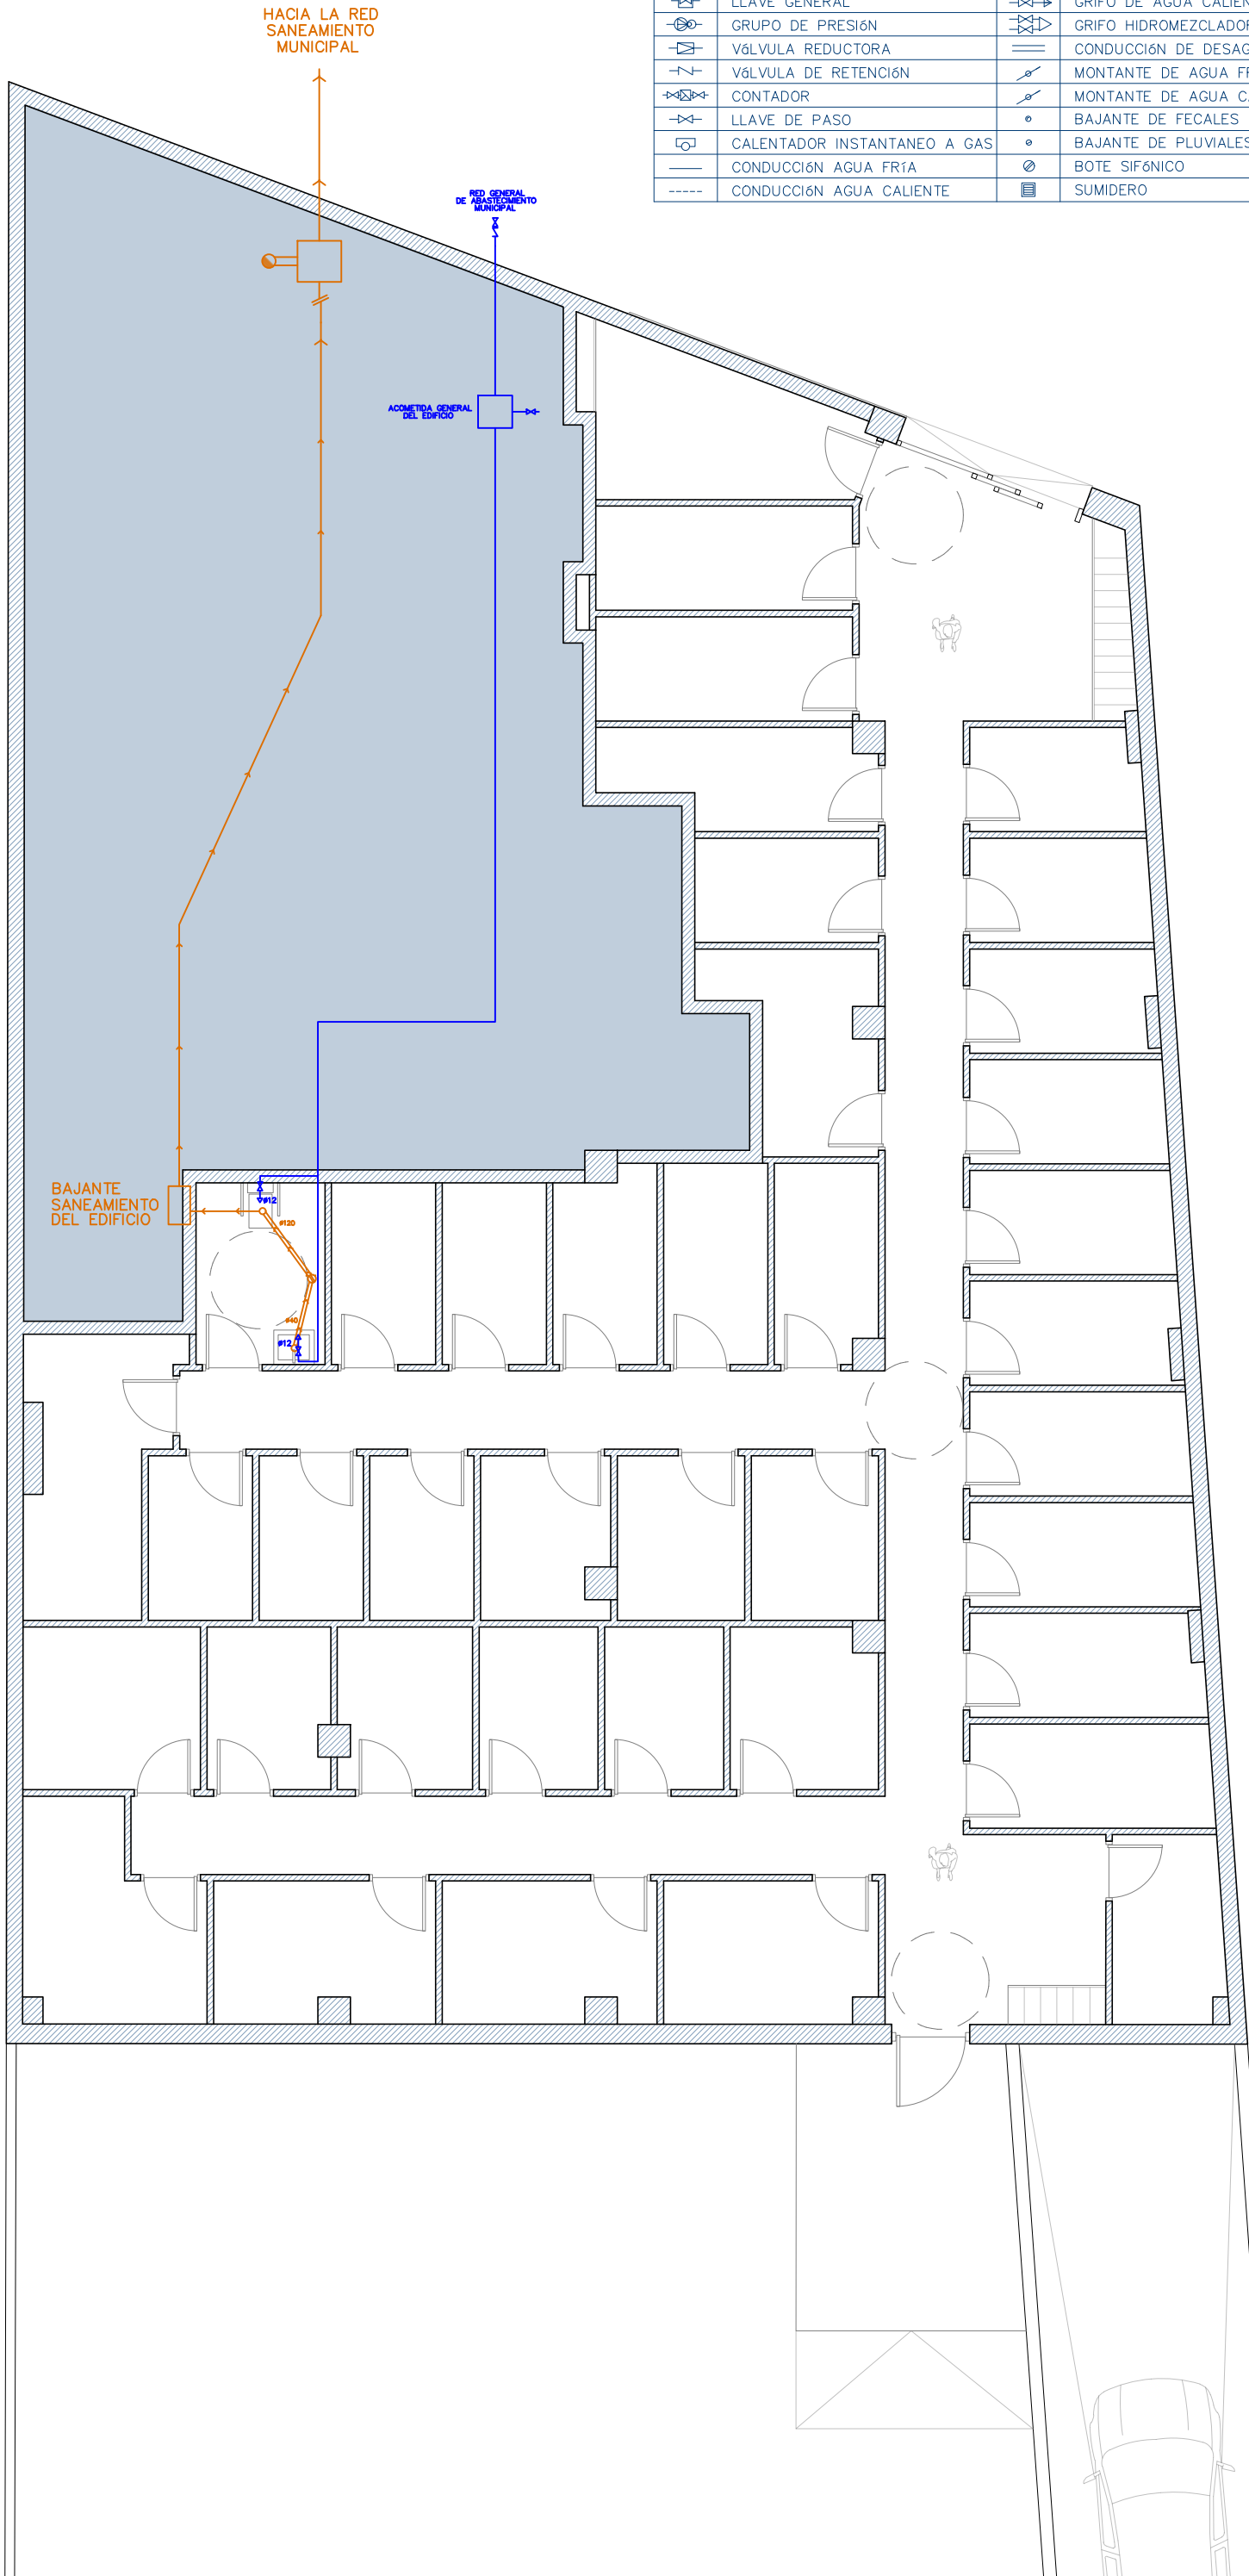

PLANO DE INSTALACIONES
 PLANO FONTANERÍA
 Y SANEAMIENTO
 104

ESCALA: 1/100 FECHA: AGO 2025

PROY. BÁSICO Y EJECUCIÓN
 REFORMA INTERIOR
 BAJO COMERCIAL

SOLICITANTE
 PALOMA VEIGA
 ESTÉVEZ

SITUACIÓN
 AVDA. PORTANET
 n° 21 BALAIIDOS
 VIGO

ARQUITECTO
 PABLO LEDO PÉREZ
 COL. n° 5.025 COAG



LEDO ARQUITECTURA

C/ Coruña 35, 2E
 36208 Vigo, Pontevedra
 tlf. 0034 664 24 15 63
 email: estudio@ledorq.com
 www.ledorq.com